

**LEGENDA:**

ABCDEFGHA

granica opracowania



**1** budynek A projekologicznej mariny

**2** budynek B projekologicznej mariny

**3** pomost cumowniczy



proj.chodniki



trawniki



istniejące drzewa



drzewa do usunięcia

linia kablowa nn projekt. przyłącze

linia kablowa nn do likwidacji

istniejąca lampa oświetlenia drogi rowerowej

lampa linii kablowej nn/ oświetlenie zewnętrzne

projekt. linia kablowa nn/ oświetlenie zewnętrzne

przyłącze wodociągowe

przyłącze kanalizacji sanitarnej

przyłącze kanalizacji sanitarnej

**PROJEKT BUDOWLANY**  
**ekologicznej mini przystani żeglarskiej**  
**wraz z pomostem do cumowania**  
**nad jeziorem Jeziorak w Iławie**

na działkach nr : 2-165/8 ; 2-165/9 ; 2-172/4 ; 2-172/5 ; 2-172/6 ; 2-172/7 ; 2-172/8 ; 2-172/9 ; 2-172/10 ; 2-172/11 ; 2-172/12 ; 2-172/13 ; 2-172/14

**TOM II**

**PROJEKT**  
**ARCHITEKTONICZNO - BUDOWLANY**

Branta:

INSTALACJE ELEKTRYCZNE

Investor:

GMINA MIEJSKA ILAWA  
 ul. Niepodległości 13, 14-200 Iława, tel. 0691849 28 42,  
 e-mail: przelargi@ilawa.com.pl  
 www.ilawa-um.bip-wm.pl

Jednostka projektowa: AUTORSKA PRACOWNIA ARCHITEKTURY CAD SP. Z O.O.

ul. Zamieniecka 46, 04-158 Warszawa

tel. 740 11 45, 740 11 50, fax. 879 84 20,

e-mail: apacad@pro.onet.pl; www.apacad.pl

Projektanci:

inż. Leszek Toporowski 853/CH/89

Główny projektant:

arch. Krzysztof Popiński SI-56/84

Opracowanie

Sprawdzający:

inż. Jan Cenian 286/69

Rysunek:


Nazwa rysunku:

Trasa linii kablowej nn oświetlenia oraz zasilanie  
 pomostów mini przystani żeglarskiej w Iławie

**E2**

Skala: 1:500

październik 2009

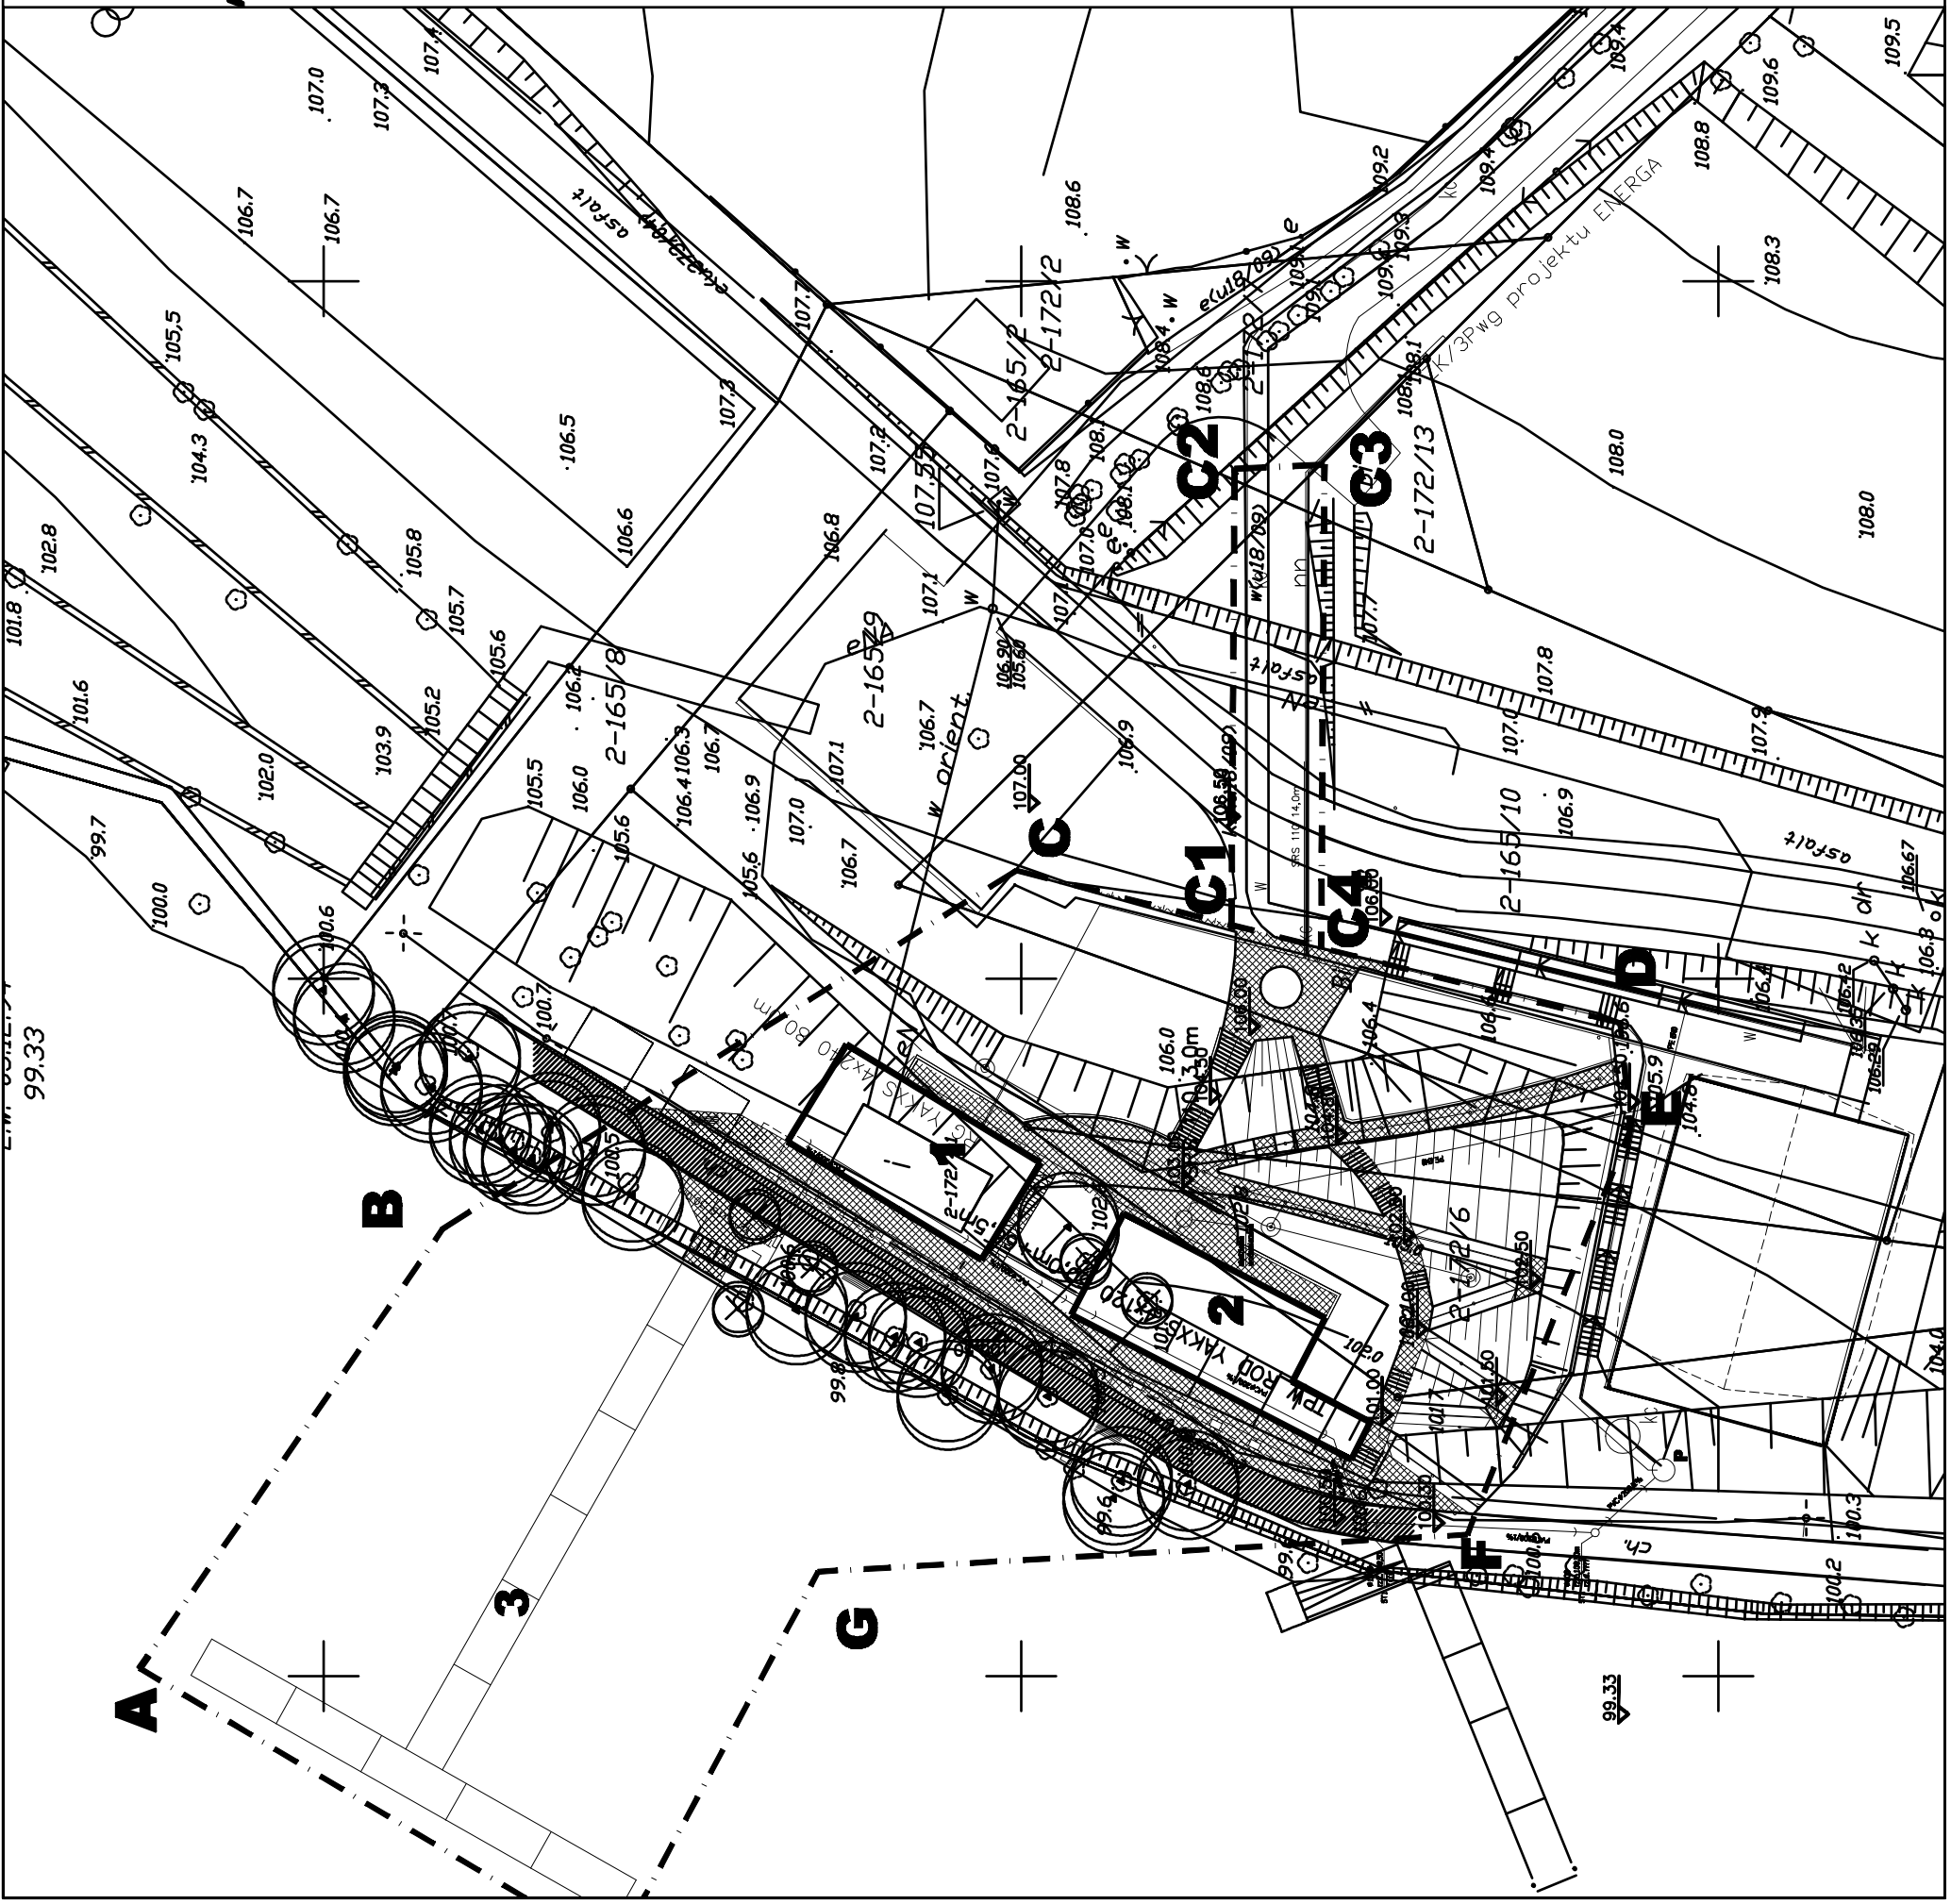

**LEGENDA:**

**ABCDEFCHA**  
granica opracowania

- 1** budynek A projektologicznej marina
- 2** budynek B projektologicznej marina
- 3** pomost cumowniczy



proj.chodniki



trawniki



istniejące drzewa



drzewa do usunięcia

linia kablowa nn projekt. przyłącze pompowni ogródki dział.

linia kablowa nn projekt. przyłącze

linia kablowa nn do likwidacji

lampa linii kablowej nn/ oświetlenie zewnętrzne

projekt. linia kablowa nn/ oświetlenie zewnętrzne

przyłącze wodociągowe



przyłącze kanalizacji sanitarnej

**PROJEKT BUDOWLANY**  
**ekologicznej mini przystani żeglarskiej**  
**wraz z pomostem do cumowania**  
**nad Jeziorem Jeziorak w Hawle**  
na obszarach nr: 2-1028; 2-1029; 2-1071; 2-1721; 2-1722; 2-1723; 2-1724

**TOM I**

**PROJEKT**  
**ARCHITEKTONICZNO - BUDOWLANY**

**INSTALACJE ELEKTRYCZNE**

Inwestor:

GMINA MIEJSKA RAWA  
ul. Niepodległości 13, 14-200 Iława, tel. 089949 28 42,  
e-mail: przeniarg@ilawa.com.pl  
www.ilawe-um.lp.wm.pl

Jednostka projektowa:

**AUTORSKA PRACOWNIA ARCHITEKTURY CAD BP. Z.O.O.**  
ul. Zamienności 46, 04-168 Warszawa  
tel. 740 11 46, 740 11 50, fax. 679 84 20,  
e-mail: apacad@pro.onet.pl; www.apacad.pl

Projektant:

inż. Leszek Toporowski 6534CH69

Główny projektant:

arch. Krzysztof Popiński 94-58/04

Opracowanie:

inż. Jan Czerwik 200/09

Rysownik:

Nazwa rysownika:

Trasa linii kablowej nn przyłącza pompowni

ogródków działkowych w Hawle

**E3**

Skala: 1:500

październik 2009