


warmińsko-mazurskie ilawski	
280701 1 Miasto Ilawa	
280701 1.0008 M. Ilawa	
5, 7/27, 7/21, 76	
hc: 2000 strefa 7 (21)	
Kronsztad 60	
TUACYJNO-WYSOKOŚCIOWA	
SKALA 1:500	
czytelny pod względem występowania służebności gruntowych.	
GEODETA UPRAWNIONY	
mgr inż. Andrzej Dzienszewski	
Upr. nr 17218	
zasięg aktualizacji	
kryteria określone w Rozporządzeniu MGPiB z dn. 15.01.2011r. i służy jako mapa do celów projektowych	
mgr inż. Karol Kozłowski	
33/2014	
WGN.6640.1.98.2014	
va dnia 05.05.2014 rok	
USŁUGI GEODEZYJNE	
ul. Behringa 7, 14-200 Ilawa	
siedzibą Usług Inwestycyjnych	
Andrzej Dzienszewski	
00 Ilawa, ul. Makowskiego 20	
14-116-72-53, Regon 510490400	
891 649-53-92, kom. 605-782-272	
eższy dokument został opracowany w wyniku prac technicznych, których rezultatem jest opracowanie materiałów państwowego zasobu geodezyjnego i kartograficznego	
STAROSTA ILAWSKI	
P.2807.2014.818	
23 MAJ 2014	
z up. STAROSTY	
Kronsztad Wagner	
KIEROWNIK REFERATU	

Projekt budowlany

przebudowy drogi oraz budowy sieci wodociągowej,
kanalizacji sanitarnej, deszczowej i oświetlenia ulicznego
obręb 8 ul. Warsztatowa miasto Iława

skala 1:500

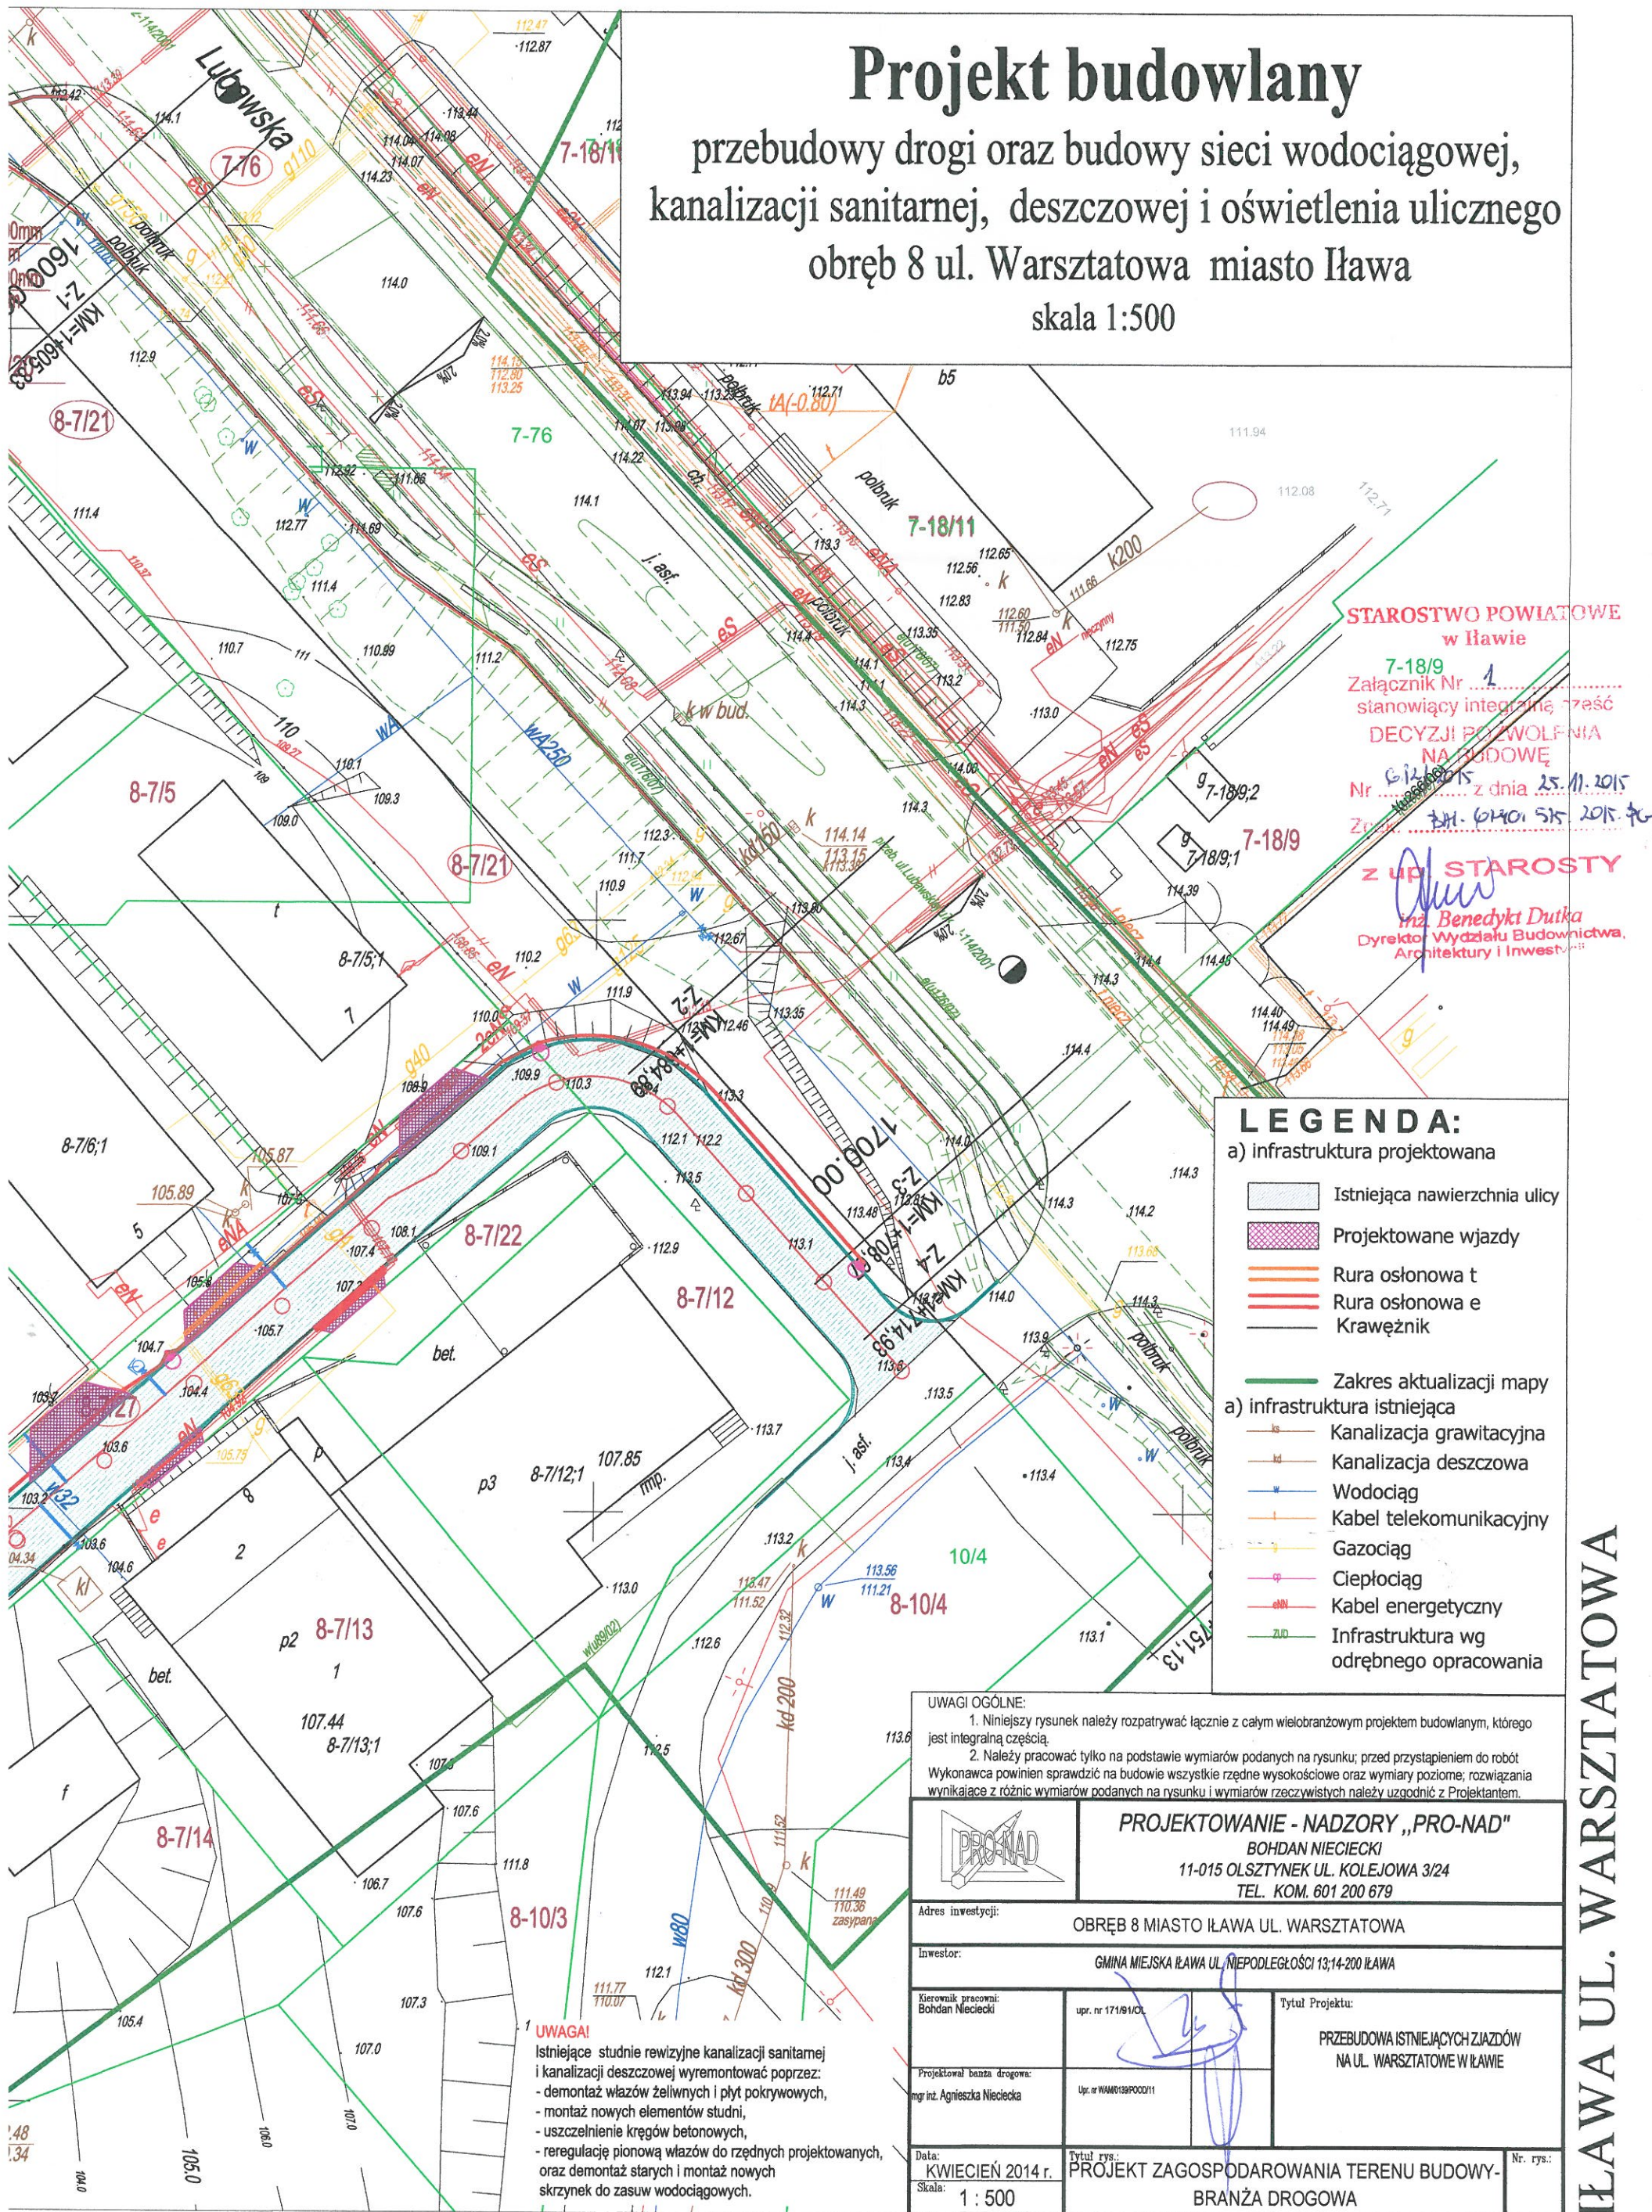

**STAROSTWO POWIATOWE
w Iławie**
7-18/9
Załącznik Nr 1
stanowiący integralną część
**DECYZJI POZWOLENIA
NA BUDOWĘ**
Nr 61401/15
z dnia 25.11.2015
Została wydana przez
z UP STAROSTY
Benedykt Duika
Dyrektor Wydziału Budownictwa,
Architektury i Inwestycji

LEGENDA:

- a) infrastruktura projektowana
- Istniejąca nawierzchnia ulicy
 - Projektowane wjazdy
 - Rura osłonowa t
 - Rura osłonowa e
 - Krawężnik
- Zakres aktualizacji mapy
- a) infrastruktura istniejąca
- Kanalizacja grawitacyjna
 - Kanalizacja deszczowa
 - Wodociąg
 - Kabel telekomunikacyjny
 - Gazociąg
 - Ciepłociąg
 - Kabel energetyczny
 - Infrastruktura wg odrębnego opracowania

UWAGI OGÓLNE:
1. Niniejszy rysunek należy rozpatrywać łącznie z całym wielobranżowym projektem budowlanym, którego jest integralną częścią.
2. Należy pracować tylko na podstawie wymiarów podanych na rysunku; przed przystąpieniem do robót Wykonawca powinien sprawdzić na budowie wszystkie rzędne wysokościowe oraz wymiary poziome; rozwiązania wynikające z różnic wymiarów podanych na rysunku i wymiarów rzeczywistych należy uzgodnić z Projektantem.

PROJEKTOWANIE - NADZORY „PRO-NAD”
BOHDAN NIECIECKI
11-015 OLSZTYNEK UL. KOLEJOWA 3/24
TEL. KOM. 601 200 679

Adres inwestycji: **OBRĘB 8 MIASTO IŁAWA UL. WARSZTATOWA**

Inwestor: **GMINA MIEJSKA IŁAWA UL. NIEPODLEGŁOŚCI 13;14-200 IŁAWA**

Kierownik pracowni:
Bohdan Nieciecki
upr. nr 1716/91/OJ

Projektant/branża drogowa:
mgr inż. Agnieszka Nieciecka
Up. nr WAM018P000011

Tytuł Projektu:
**PRZEBUDOWA ISTNIEJĄCYCH ZIĄDZÓW
NA UL. WARSZTATOWE W IŁAWIE**

Data: **KWIECIEŃ 2014 r.**
Skala: **1 : 500**

Tytuł rys.: **PROJEKT ZAGOSPODAROWANIA TERENU BUDOWY-
BRANŻA DROGOWA**

Nr. rys.:

UWAGA!
Istniejące studnie rewizyjne kanalizacji sanitarnej i kanalizacji deszczowej wyremontować poprzez:
- demontaż włazów żeliwnych i płyt pokrywowych,
- montaż nowych elementów studni,
- uszczelnienie kręgów betonowych,
- reregulację pionową włazów do rzędnych projektowanych, oraz demontaż starych i montaż nowych skrzynek do zasuw wodociągowych.

IŁAWA UL. WARSZTATOWA